
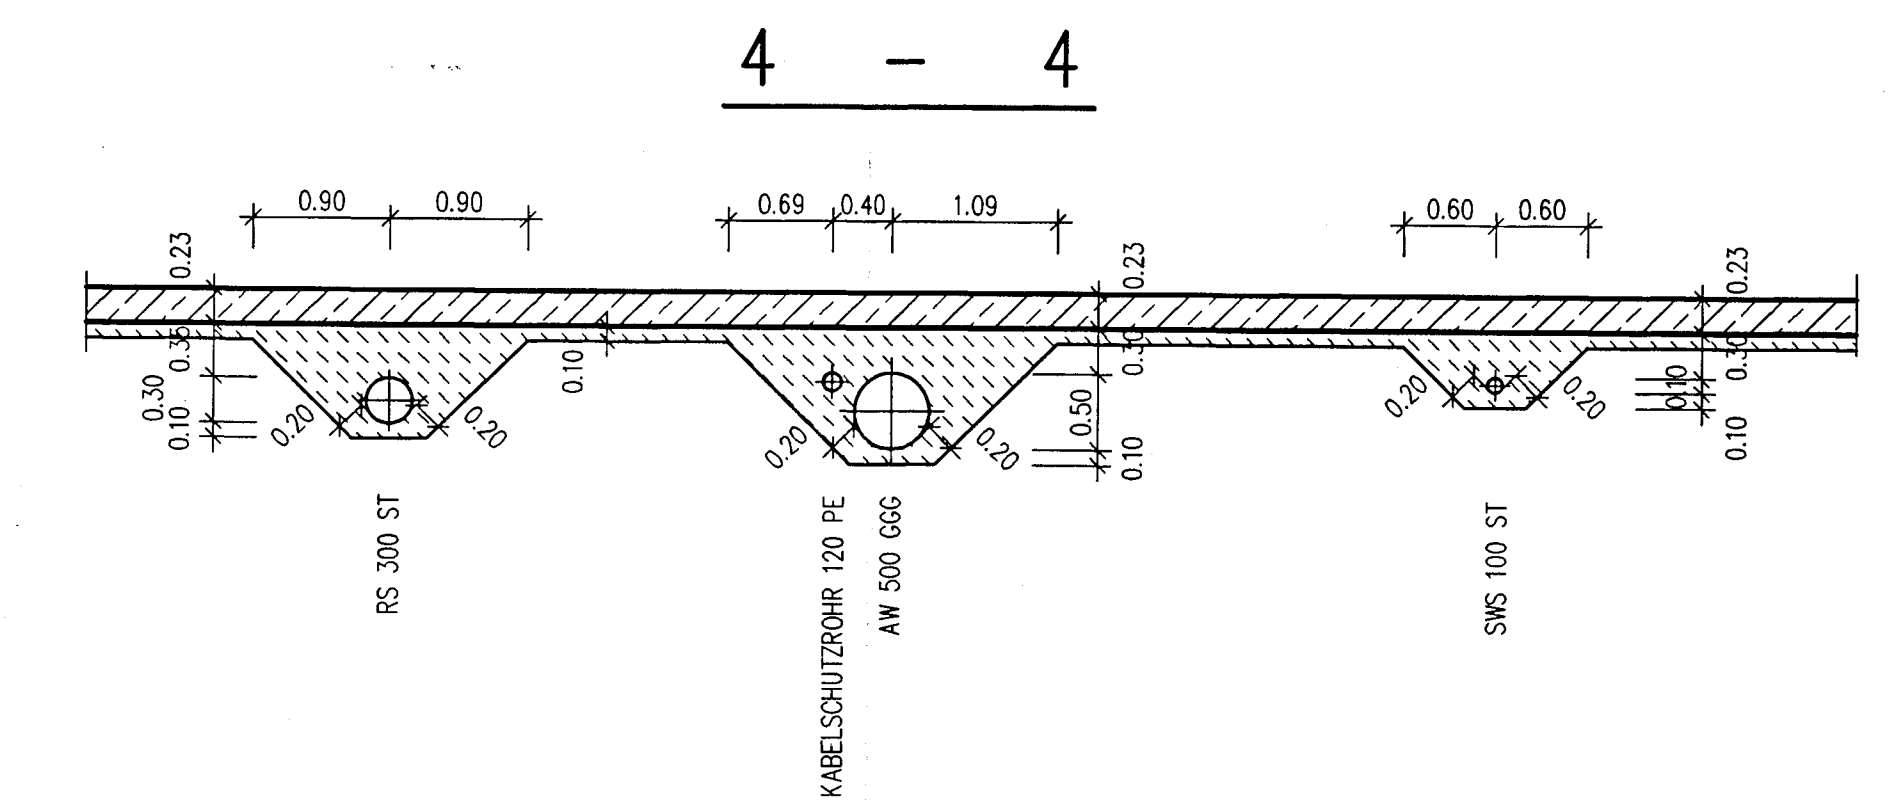
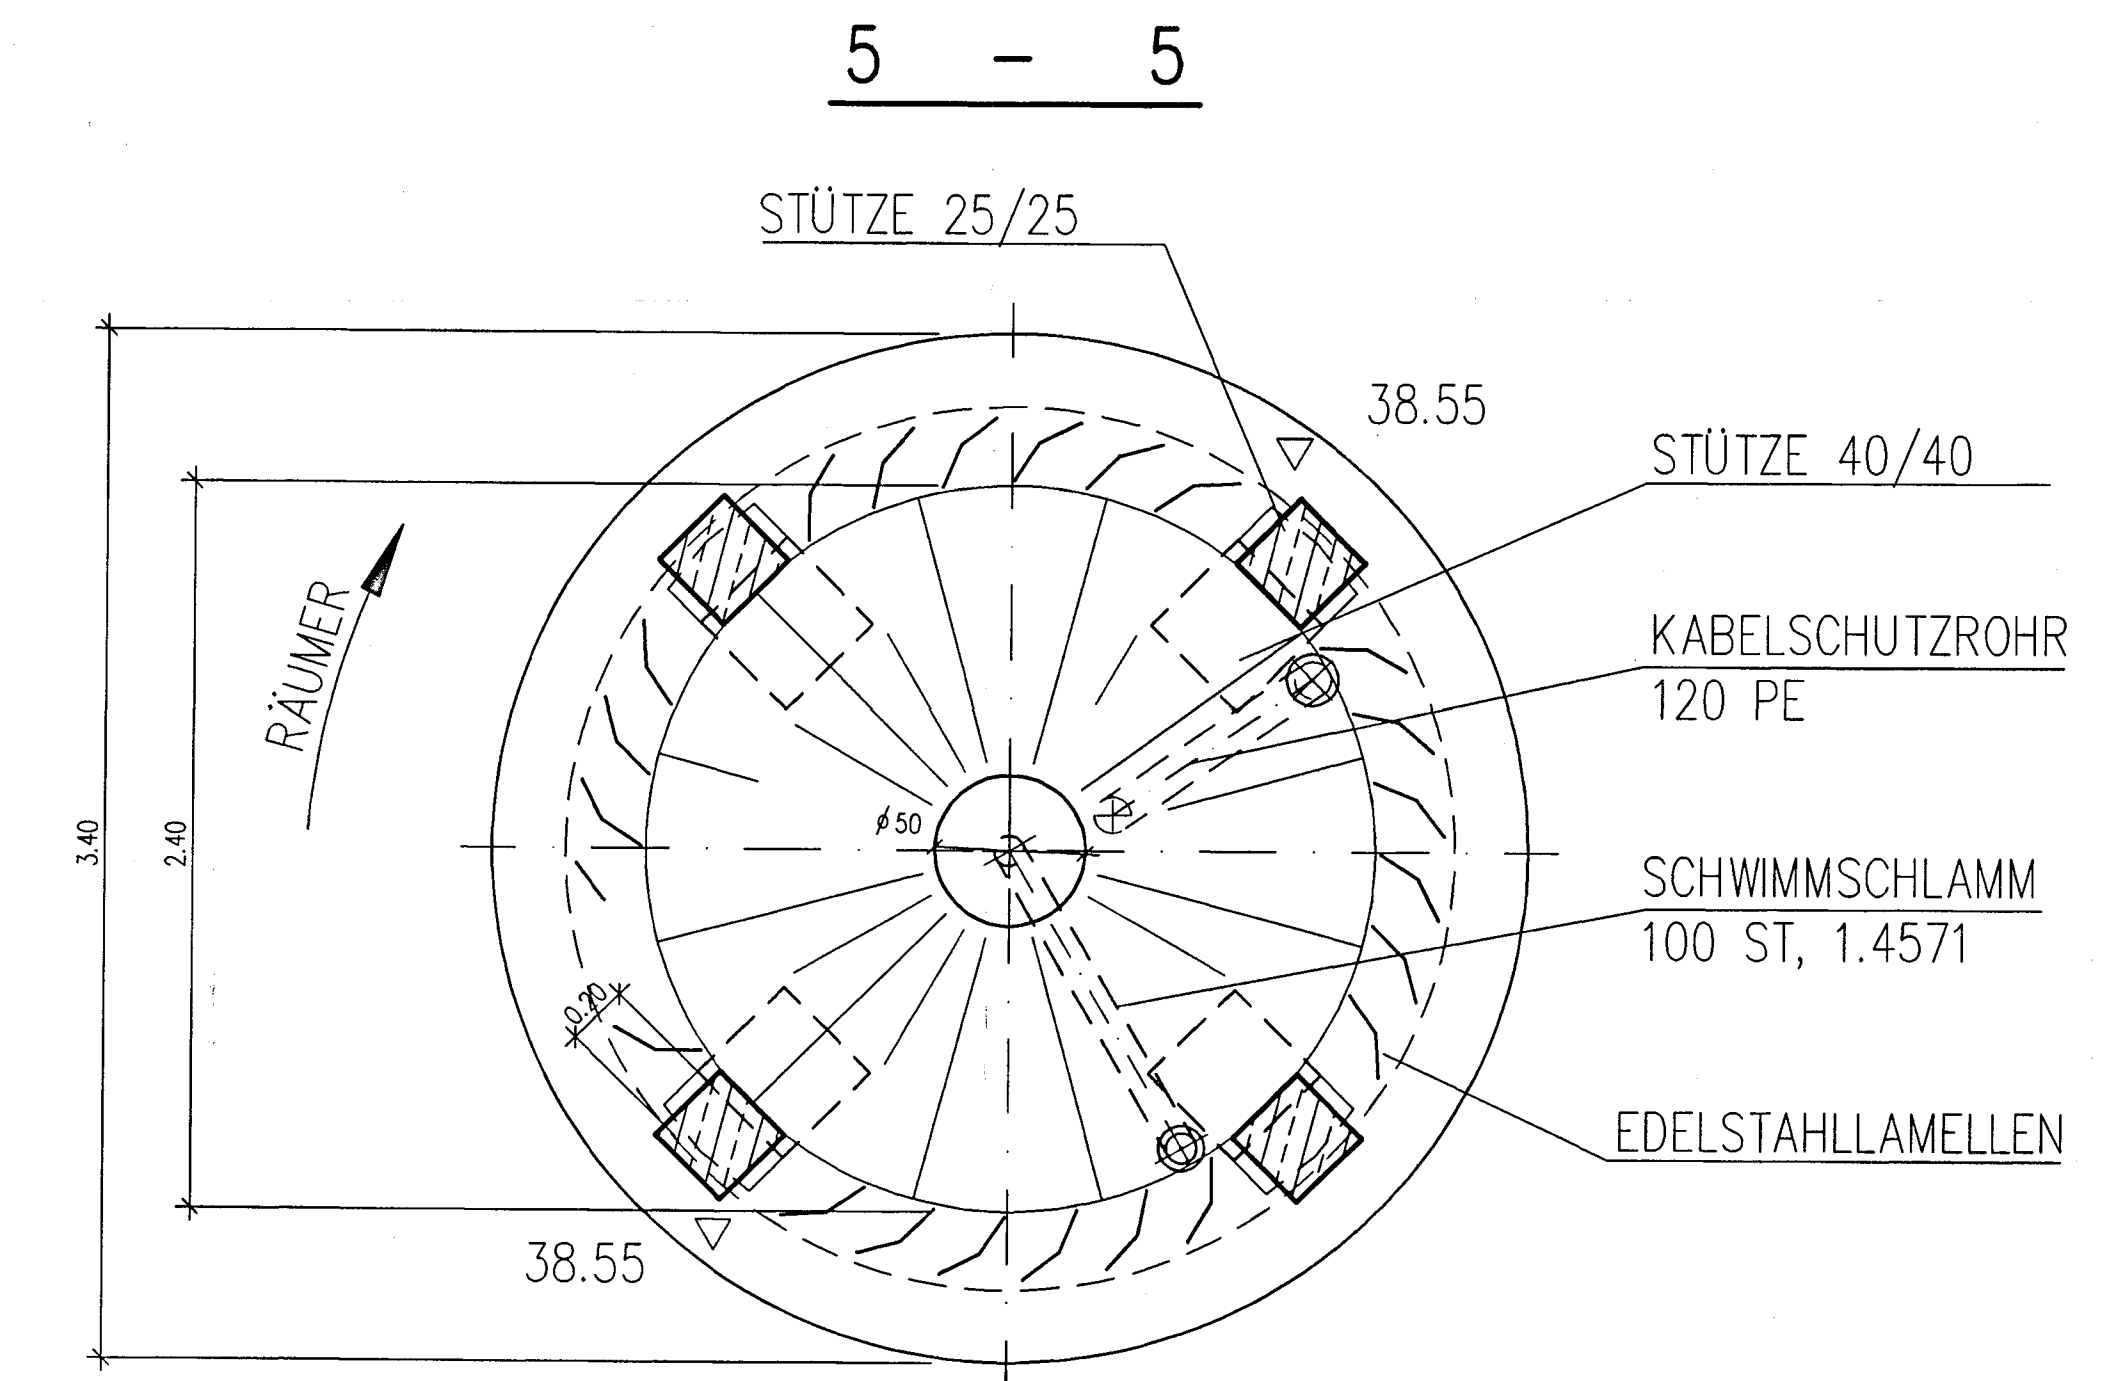


GRUNDRISS MITTELBAUWERK LAMELLENEINLÄUFE LIEFERUNG BAUSEITS

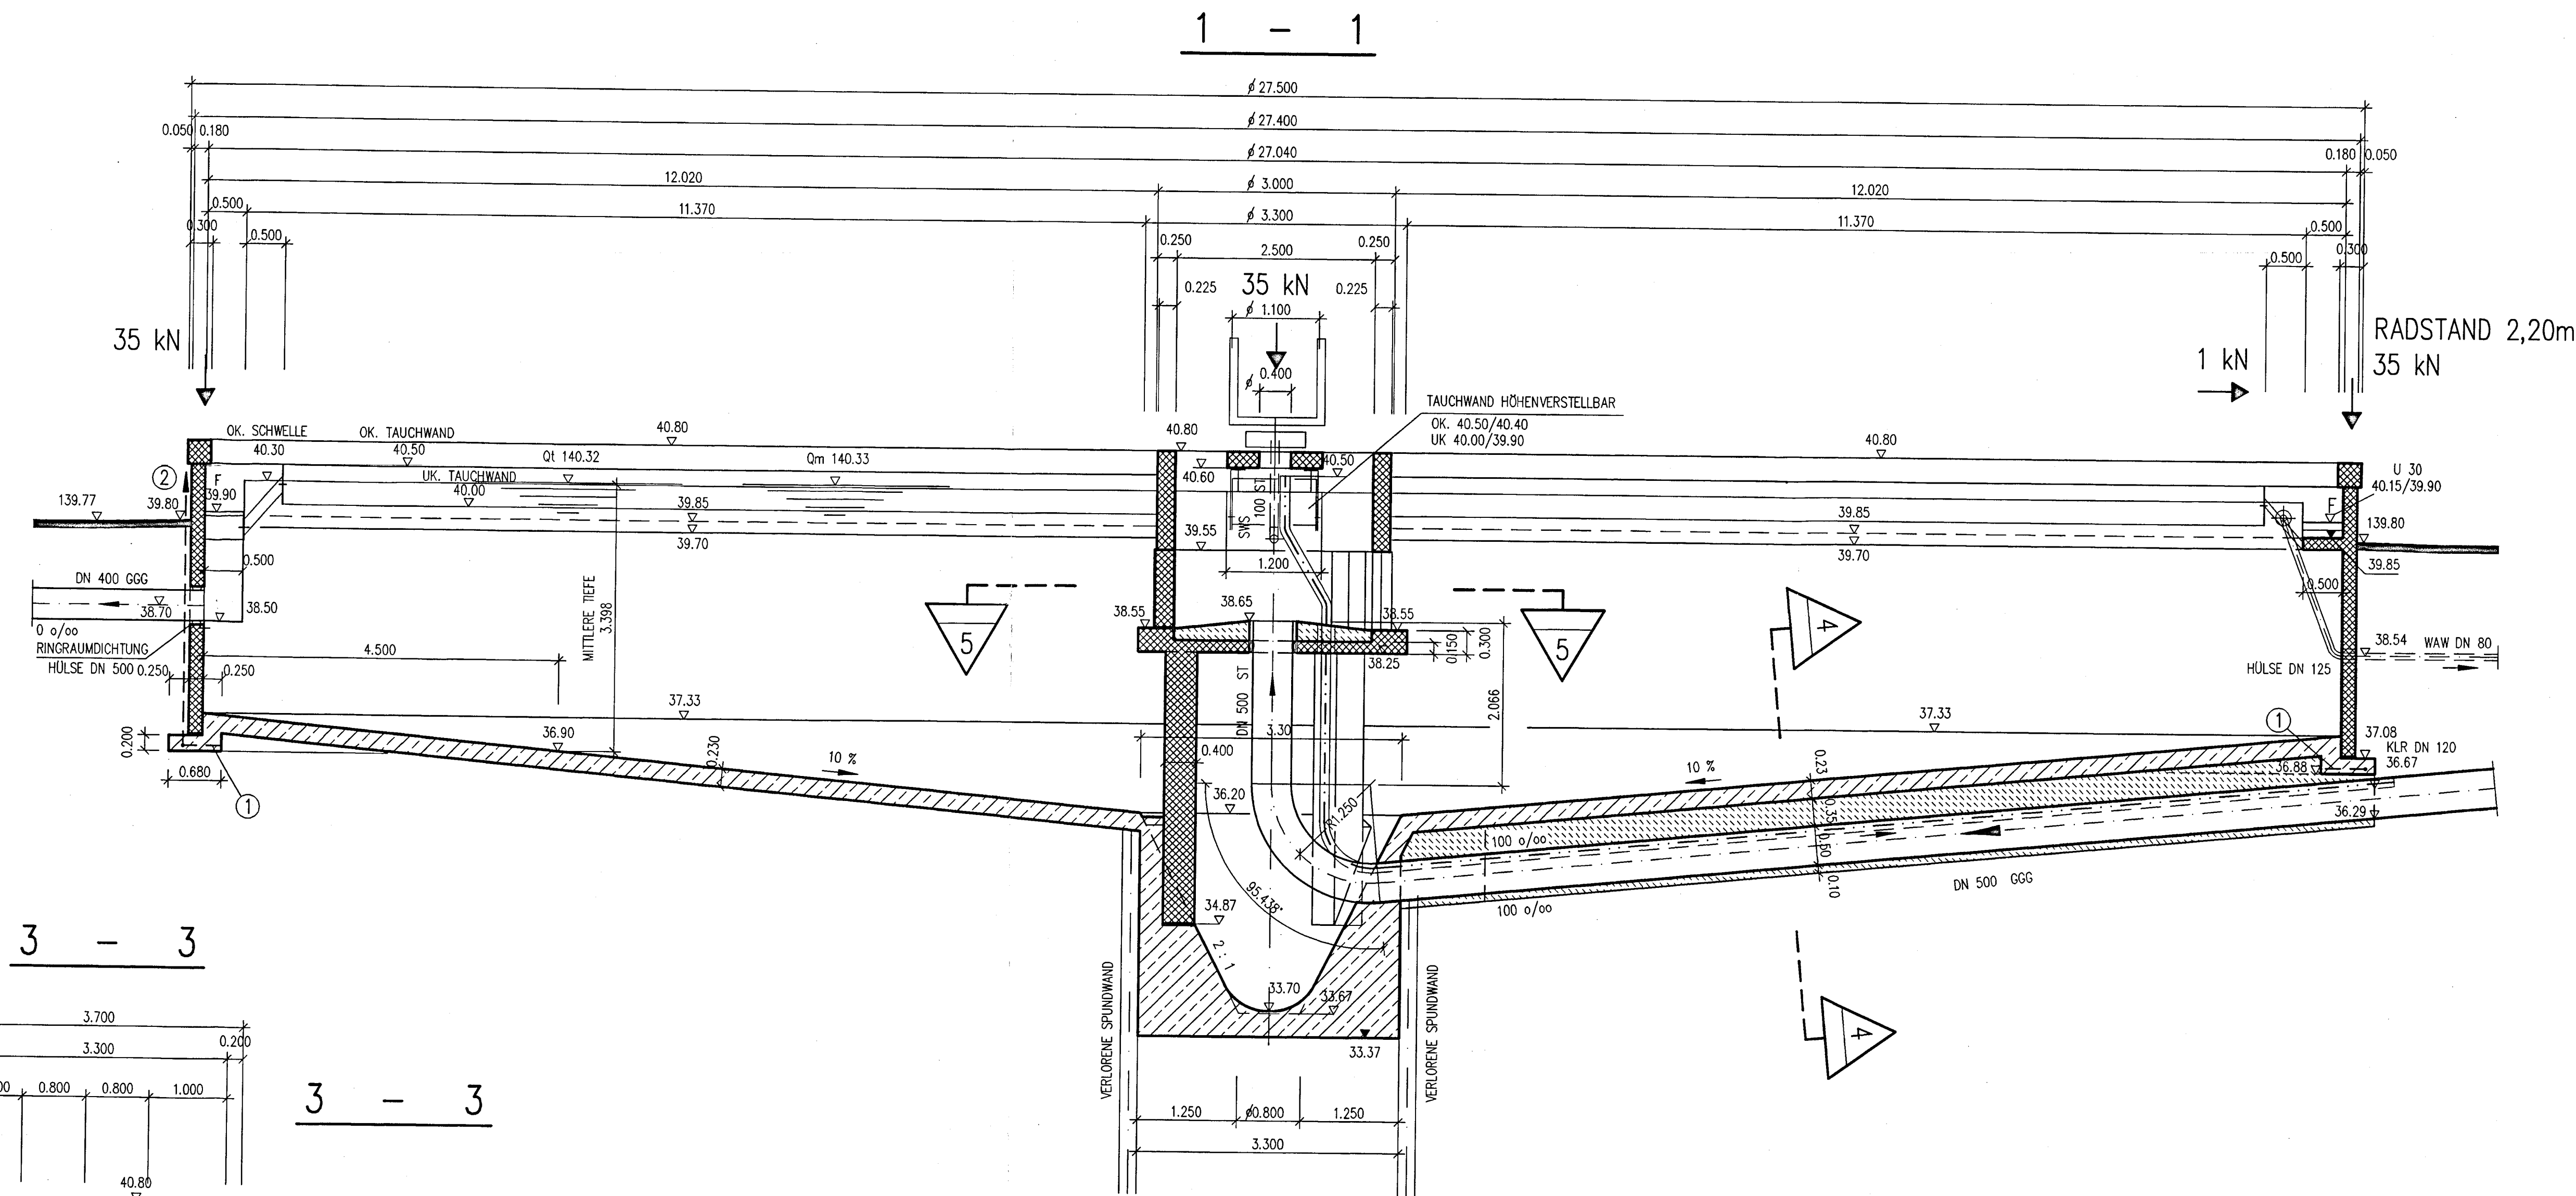

LEGENDE

- FUNDAMENTIERUNG, DIN 48 801-FL 30-ST OZ 1.8171+1.14.353
- ANSCHLUSSFAHREN HD-EP, FAB. HAUFF OZ 1.8172+1.14.354
- KABELDURCHFÜHRUNG, FAB. HAUFF OZ 1.14.372
- GEWINDESCHIEBER DN 300 OZ 1.14.373

ALLE STAHLLEITUNGEN IN WEKSTOFF 1.4571

DATUM	NAMEN	ART DER ÄNDERUNG
12		
11		
10		
9		
8		
7		
6		
5	18.03.99	GR SS-ROHRLÄUFUNG DN 100, OK 40,25
4	10.02.99	GR ROHRLÄUFUNG DN 300
3	28.01.99	GR ROHRLÄUFUNGEN
2	26.11.98	GR FA. DRÖSSLER - FREIGABE
1	02.11.98	GR FA. DRÖSSLER, FA. KSB

GERINNEBETON ERST NACH MONTAGE DER EINBAUTEILE EINBRINGEN !
FUNDAMENTIERUNG NACH VDE - VORSCHRIFTEN 0100,0185 UND 0190 !
ALLE MASSE SIND FERTIGMASSE EINSCHL. ESTRICH, SOWEIT VORGEGEHEN.
ALLE SICHTBAREN ECKEN UND KANTEN LEICHT BRECHEN.

GRUNDWASSERSPIEGEL 134.00 m ü. NN
HÖCHSTER HOCHWASSERSPIEGEL HWW 139.46 m ü. NN
AUFTRIEBSICHERHEIT 136.50 m ü. NN

BEILAGE BLATT: 4.1

BLATT: 4.2

MARKT KREUZWERTHEIM ABWASSERANLAGE

KLÄRANLAGE NACHKLÄRBECKEN UND RÜCKLAUFSCHLAMMPUMPE
SCHNITTE

Auftr.Nr. R 669 01 A	Plan.Nr. 98 0436	Maßstab: 1: 50
Beorb. MUN	Gez. DOMES	/CAD
Gezeichnet	Gezeichnet	Gezeichnet
miller Ingenieurbüro Dipl.-Ing. Otto Müller Dipl.-Ing. Michael Müller Beratende Ingenieure Kleinstraße 78, D-90481 Nürnberg Tel. 0911 51050-0, Fax 0911 51050-80 Nürnberg, 18.09.1998 <i>A. Müller</i>		

h/b = 84/118mm

Autocad R14